


凡例	記号	液管	ガス管
①	A	9.5φ	12.7φ
②	B	9.5φ	15.9φ
③	C	9.5φ	19.1φ
④	D	12.7φ	25.4φ
⑤	E	12.7φ	28.5φ
⑥	F	15.9φ	31.8φ
⑦	G	19.1φ	31.8φ
⑧	H	19.1φ	38.1φ
⑨	I	22.2φ	44.5φ

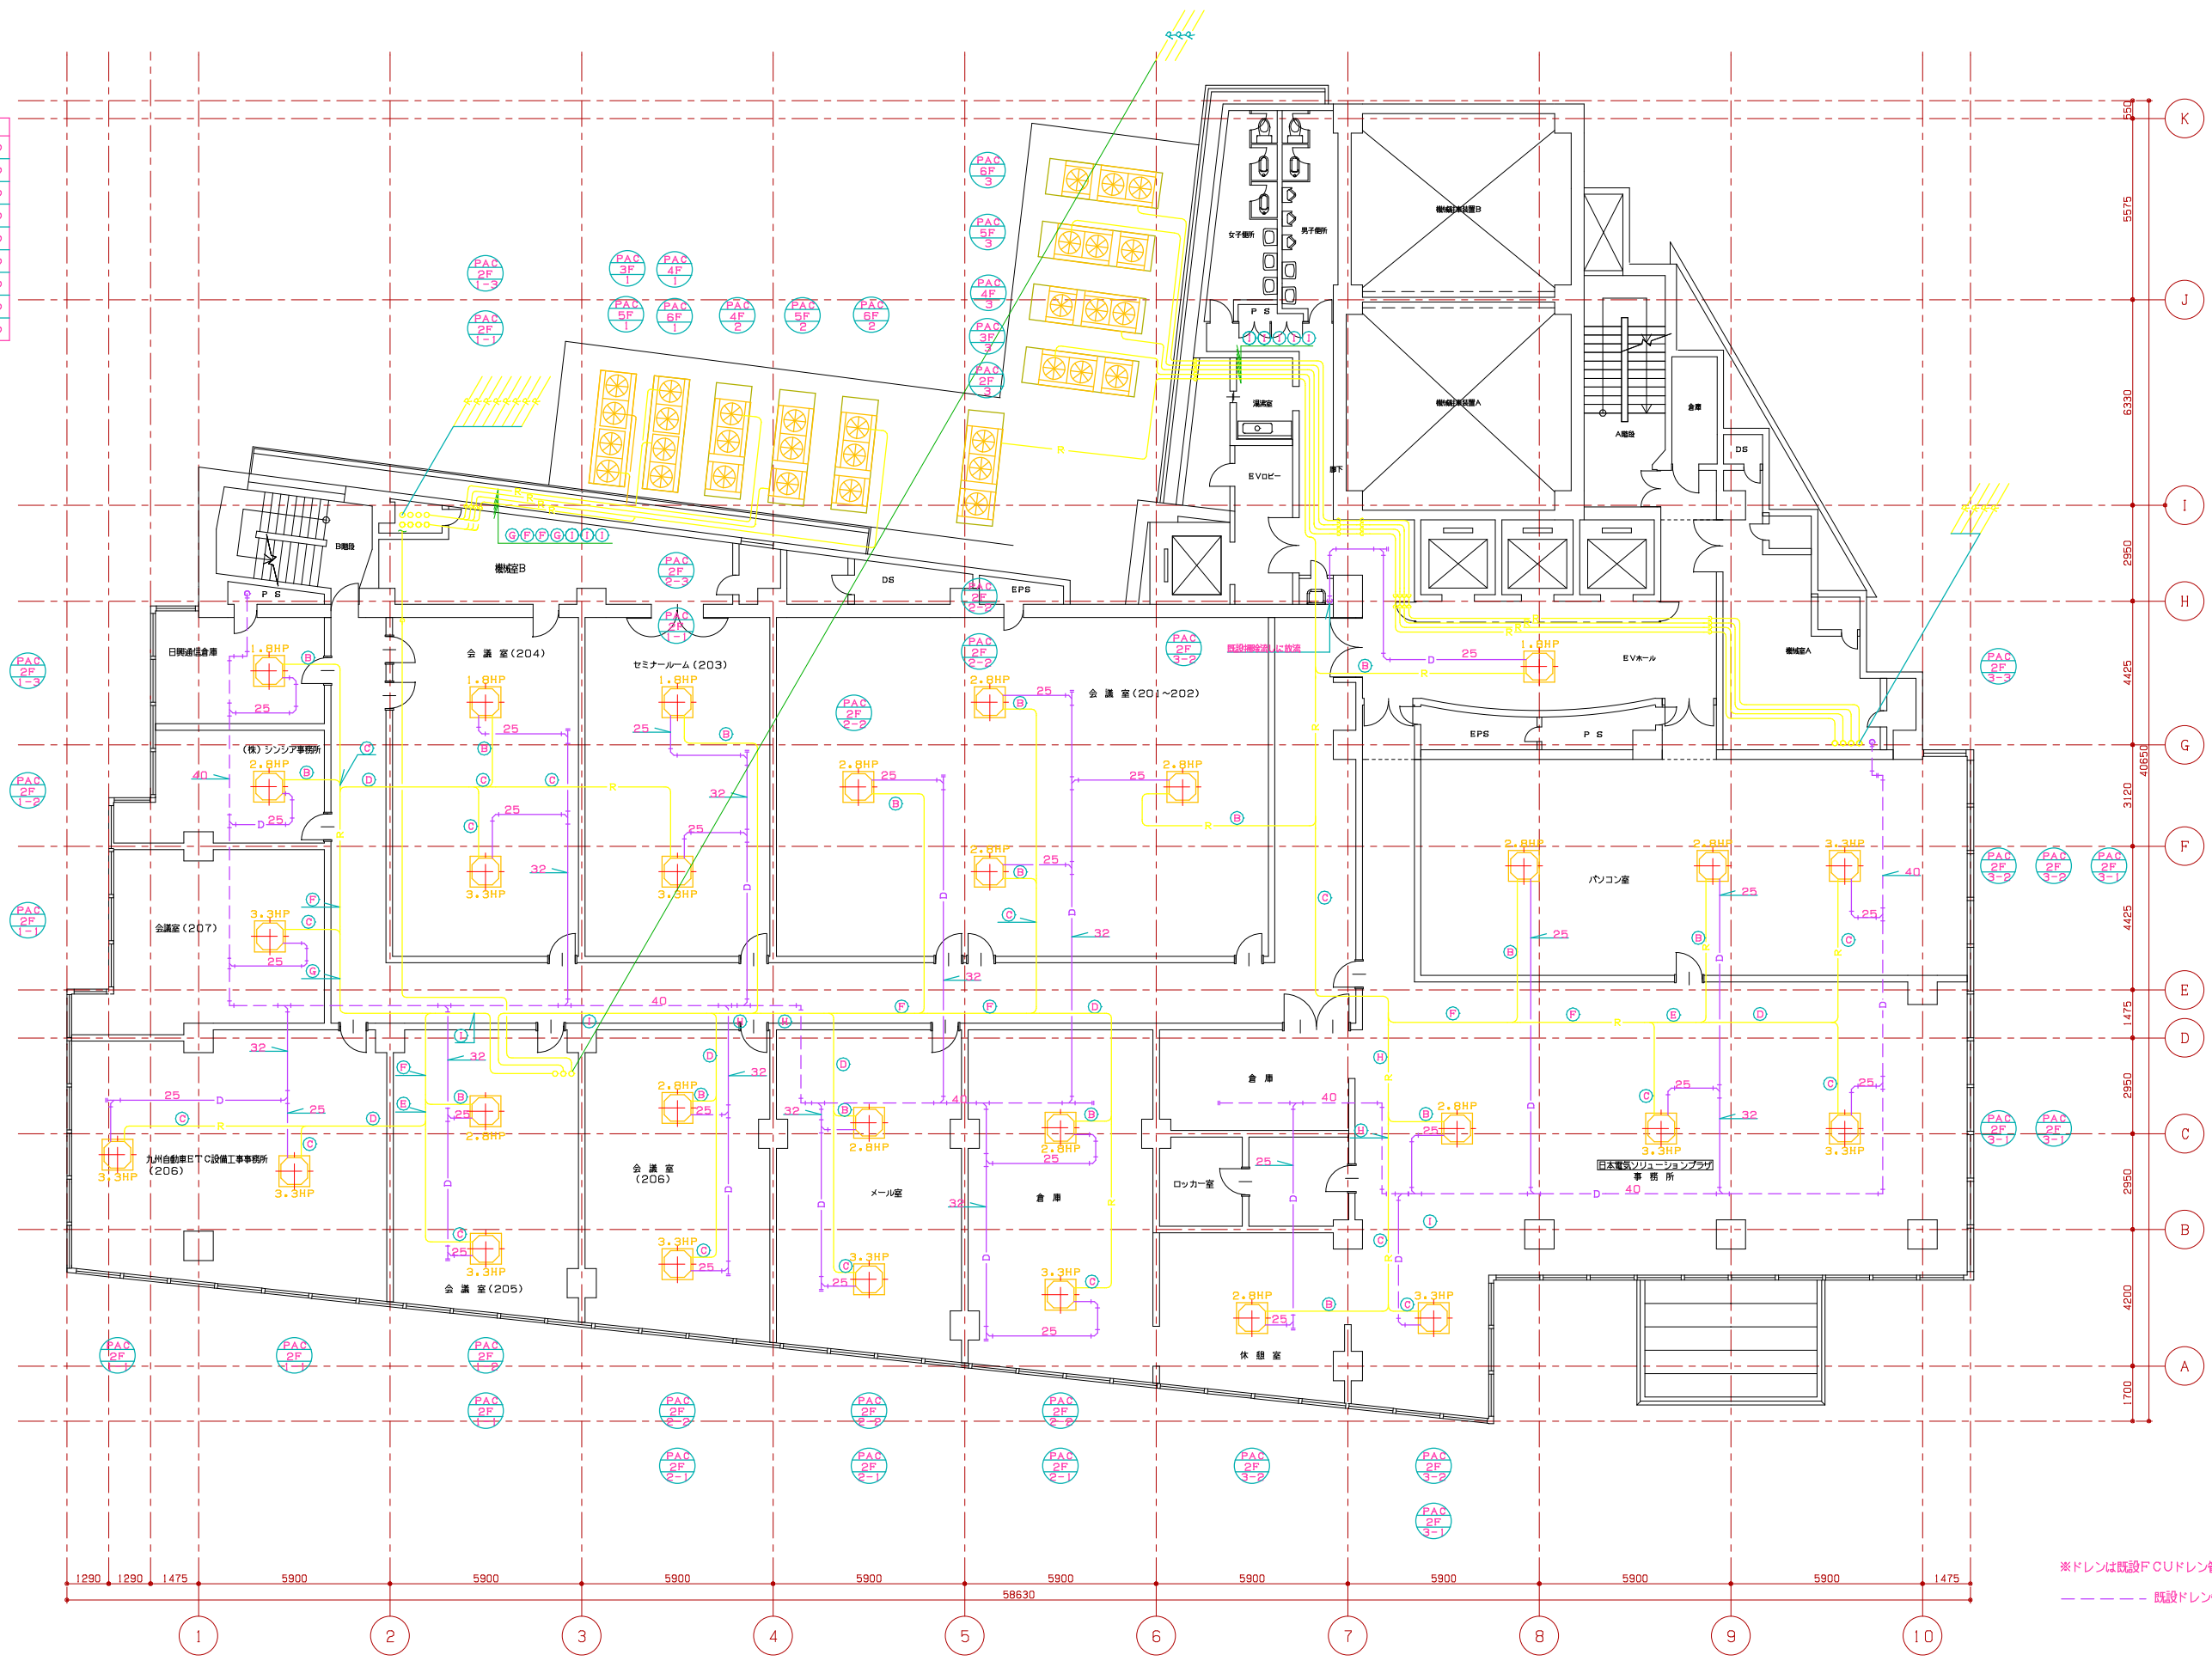

記事



西鉄電設工業株式会社
福岡市中央区薬院三丁目3-26
TEL 092-531-7535
FAX 092-531-7385

件名 某ビル

図名 空調設備平面図

縮尺 設計年月日 検 査 担 当

1:100